


М 1:500

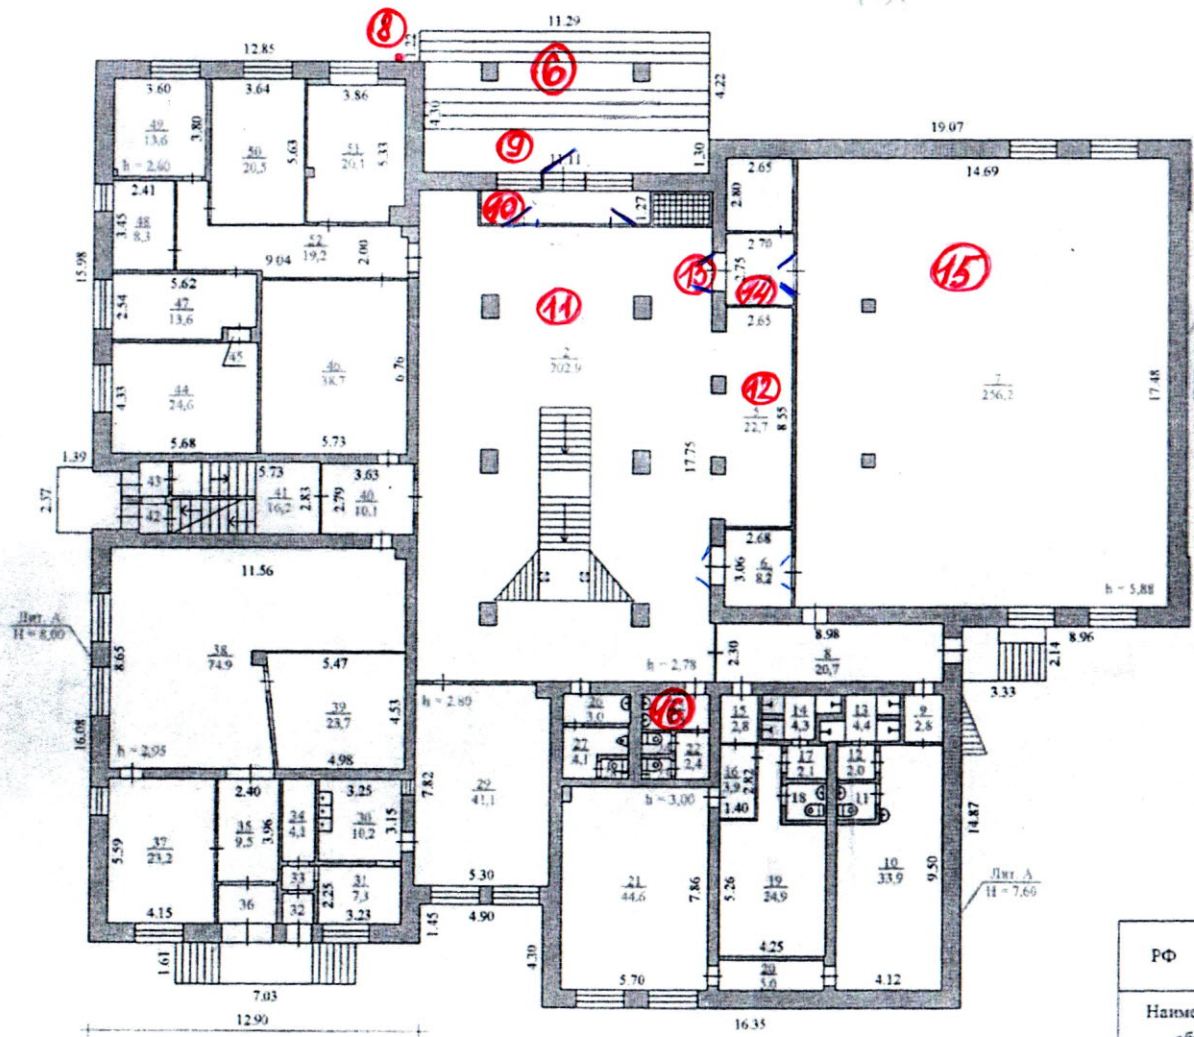

План здания

РФ	Государственное унитарное предприятие Архангельской области "Бюро технической инвентаризации"		Гострой России
Наименование объекта	Архангельская обл., г. Архангельск, окр. Октябрьский, ул. Тимье, дом 21, корпус 3 Этние Северного хора.		Кв. №
Наименование чертежа	План этажа		
Директор	О. В. Мухомов	Лист № 2	
Чертил	И. А. Чиркова	Кол-во листов 3	
Проверил	И. А. Дружинина	Масштаб 1:200	
Копировал	И. А. Чиркова	Дата: 11.04.2012 г.	
		Инт. № 01231124	